


都市ガス・ドレン配管平面図（改修前）

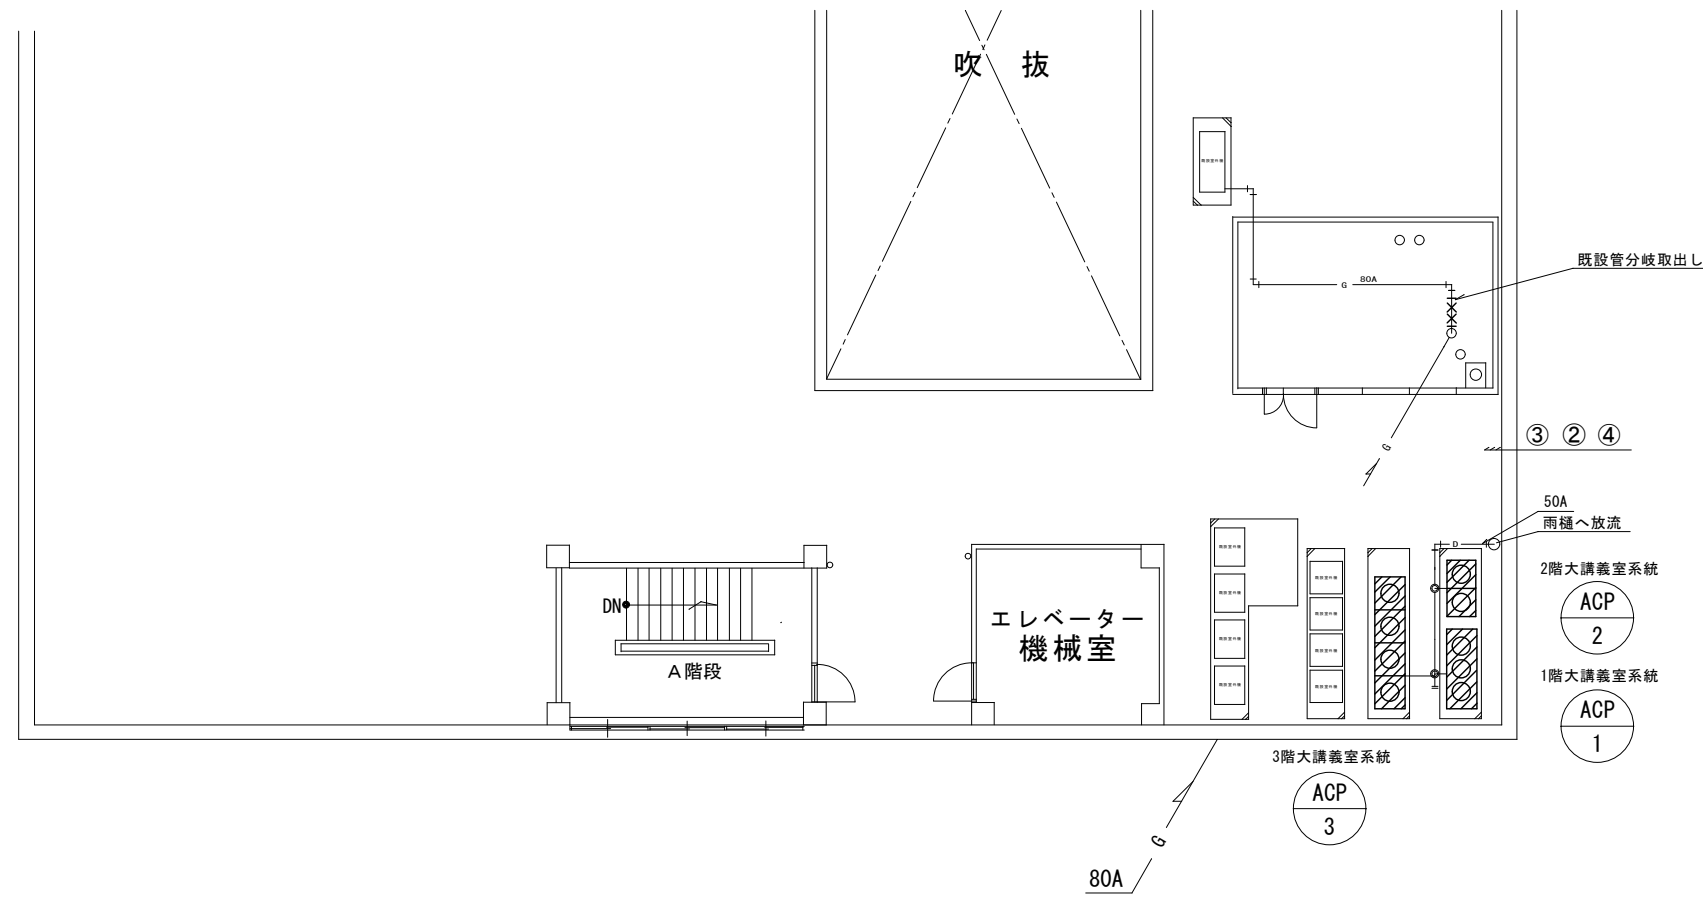


【特記】

・ハッチング室内機は機器の撤去を示す。

【凡例】

—	既設配管を示す
+××+	既設配管切断・分岐取出箇所を示す

都市ガス・ドレン配管平面図（改修後）

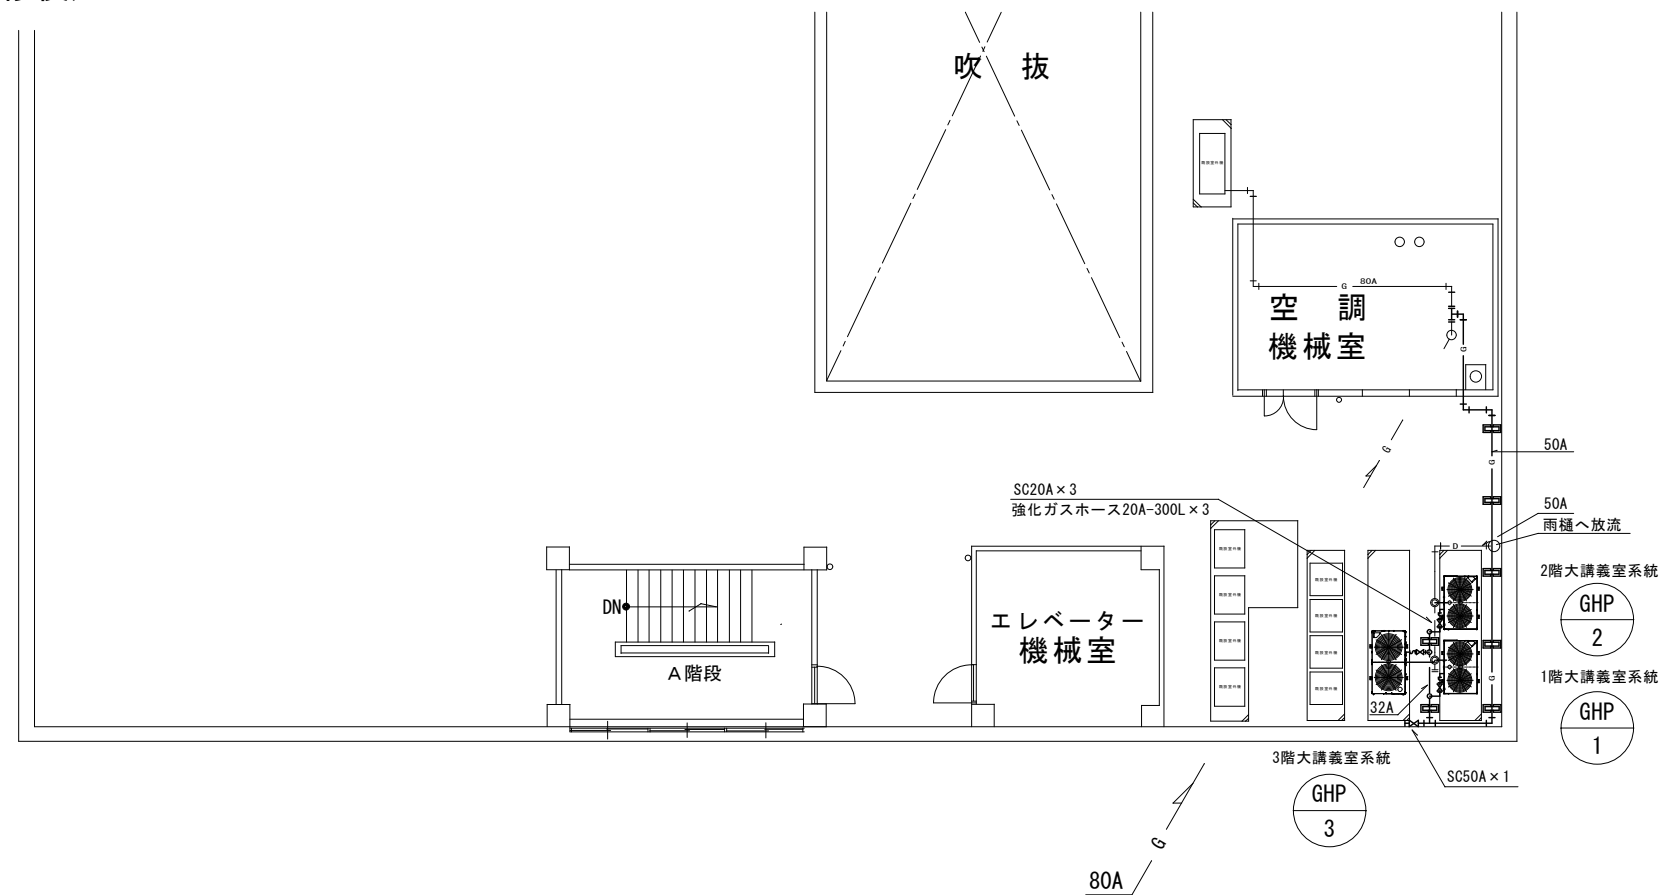

【特記】

・太線は新設、細線は既設を示す。

【凡例】

—	既設配管を示す
—	新設配管を示す
+—+	既設配管との接続を示す

訂正	DATE	訂正事項	担当	承認
1				
2				
3				
4				
5				

公立大学法人 下関市立大学

工事名 下関市立大学B講義棟大教室サブ空調設備改修工事

図名 4階都市ガス・ドレン設備(改修前・改修後)

縮尺